

说明  
 NOTES

会签栏  
 COORDINATION

建筑 ARCHI.		结构 STRUCT.	
给排水 PLUMBING		电气 ELEC.	
通风空调 HVAC		节能 SAVING	
基坑支护 FOUND. PIT		规划 PLANNING	

签名栏  
 DESIGNERS

设计总负责  
 PROJECT DIRECTOR

审定  
 APPROVED BY

审核  
 REVIEWED BY

专业负责  
 ENGINEER IN CHARGE

校对  
 CHECKED BY

设计  
 DESIGNED BY

注册师签章  
 REGISTERED ENGINEER SIGNATURE

单位出图章  
 COMPANY SEAL

建设单位  
 CLIENT 广州医科大学附属中医医院

工程名称  
 PROJECT 天河院区住院部4楼针灸康复科  
 病房局部改造工程

子项名称  
 SUB-TITLE

图名  
 TITLE 医生办公室改造通风空调平面图  
 医生办公室改造空调水管平面图


合同编号  
 CON. NO.

图幅  
 MAP A2 版次  
 EDITION NO. 1.0


专业  
 DISCIPLINE 暖通 阶段  
 STAGE 施工图

日期  
 DATE 2025.05 图号  
 DWG. NO. NS-07

序号  
 SERIAL NO.

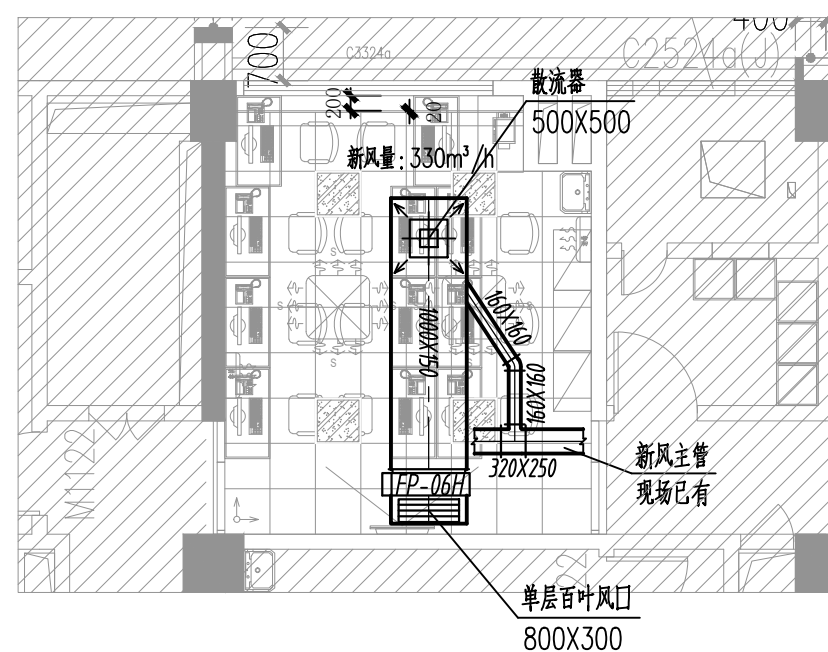

医生办公室改造通风空调平面图 1:100

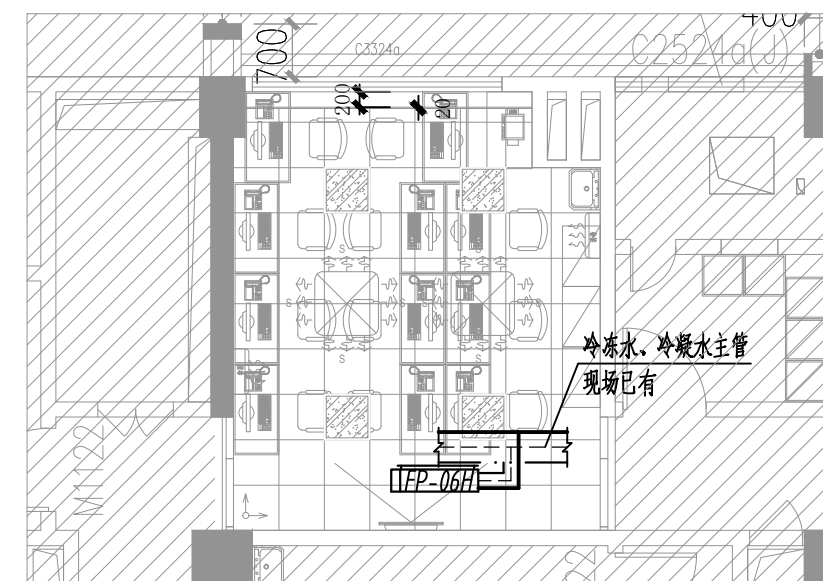

医生办公室改造空调水管平面图 1:100