

说明
 NOTES

会签栏
 COORDINATION

建筑 ARCHI.		结构 STRUCT.	
给排水 PLUMBING		电气 ELEC.	
通风空调 HVAC		节能 SAVING	
基坑支护 FOUND. PIT		规划 PLANNING	

签名栏
 DESIGNERS

设计总负责 PROJECT DIRECTOR	
审定 APPROVED BY	
审核 REVIEWED BY	
专业负责 ENGINEER IN CHARGE	
校对 CHECKED BY	
设计 DESIGNED BY	

注册师签章
 REGISTERED ENGINEER SIGNATURE

单位出图章
 COMPANY SEAL

建设单位
 CLIENT 广州医科大学附属中医医院

工程名称
 PROJECT 天河院区住院部4楼针灸康复科病房局部改造工程

子项名称
 SUB-TITLE

图名
 TITLE 病房改造空调水管平面图


合同编号
 CON. NO.

图幅
 MAP A2 版次
 EDITION NO. 1.0

专业
 DISCIPLINE 暖通 阶段
 STAGE 施工图

日期
 DATE 2025.05 图号
 DWG. NO. NS-06

序号
 SERIAL NO.

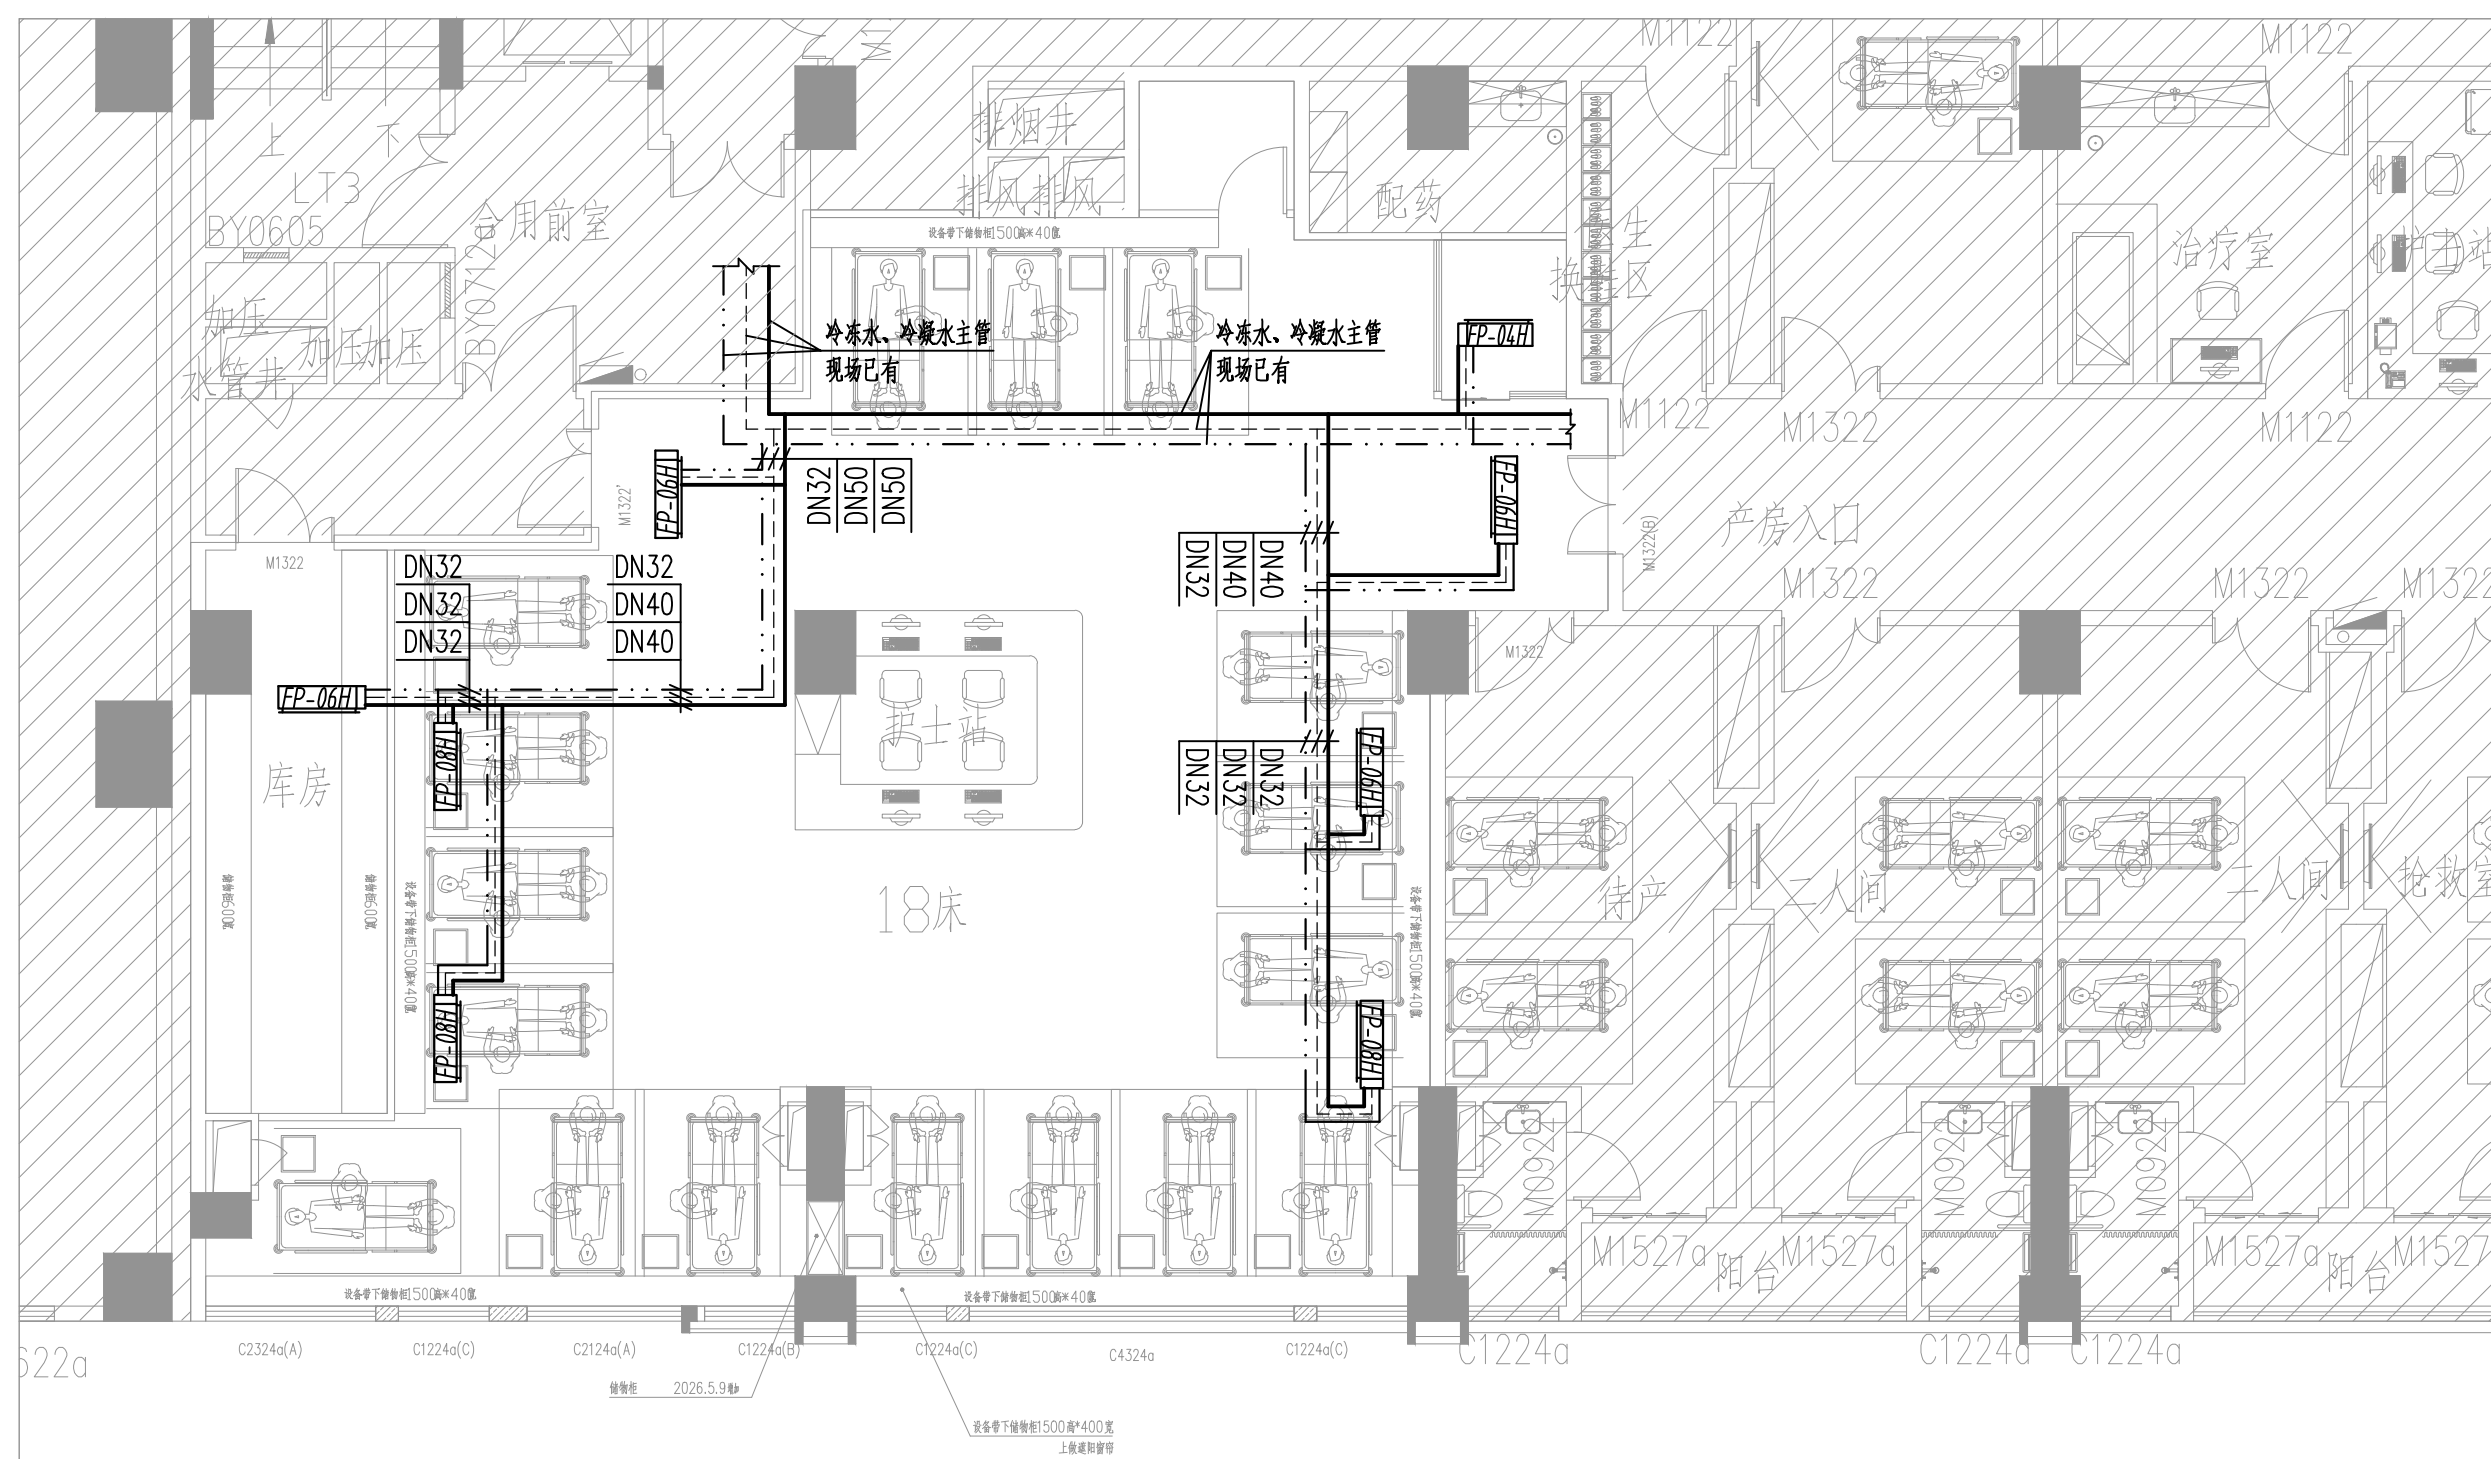

病房改造空调水管平面图 1:100